



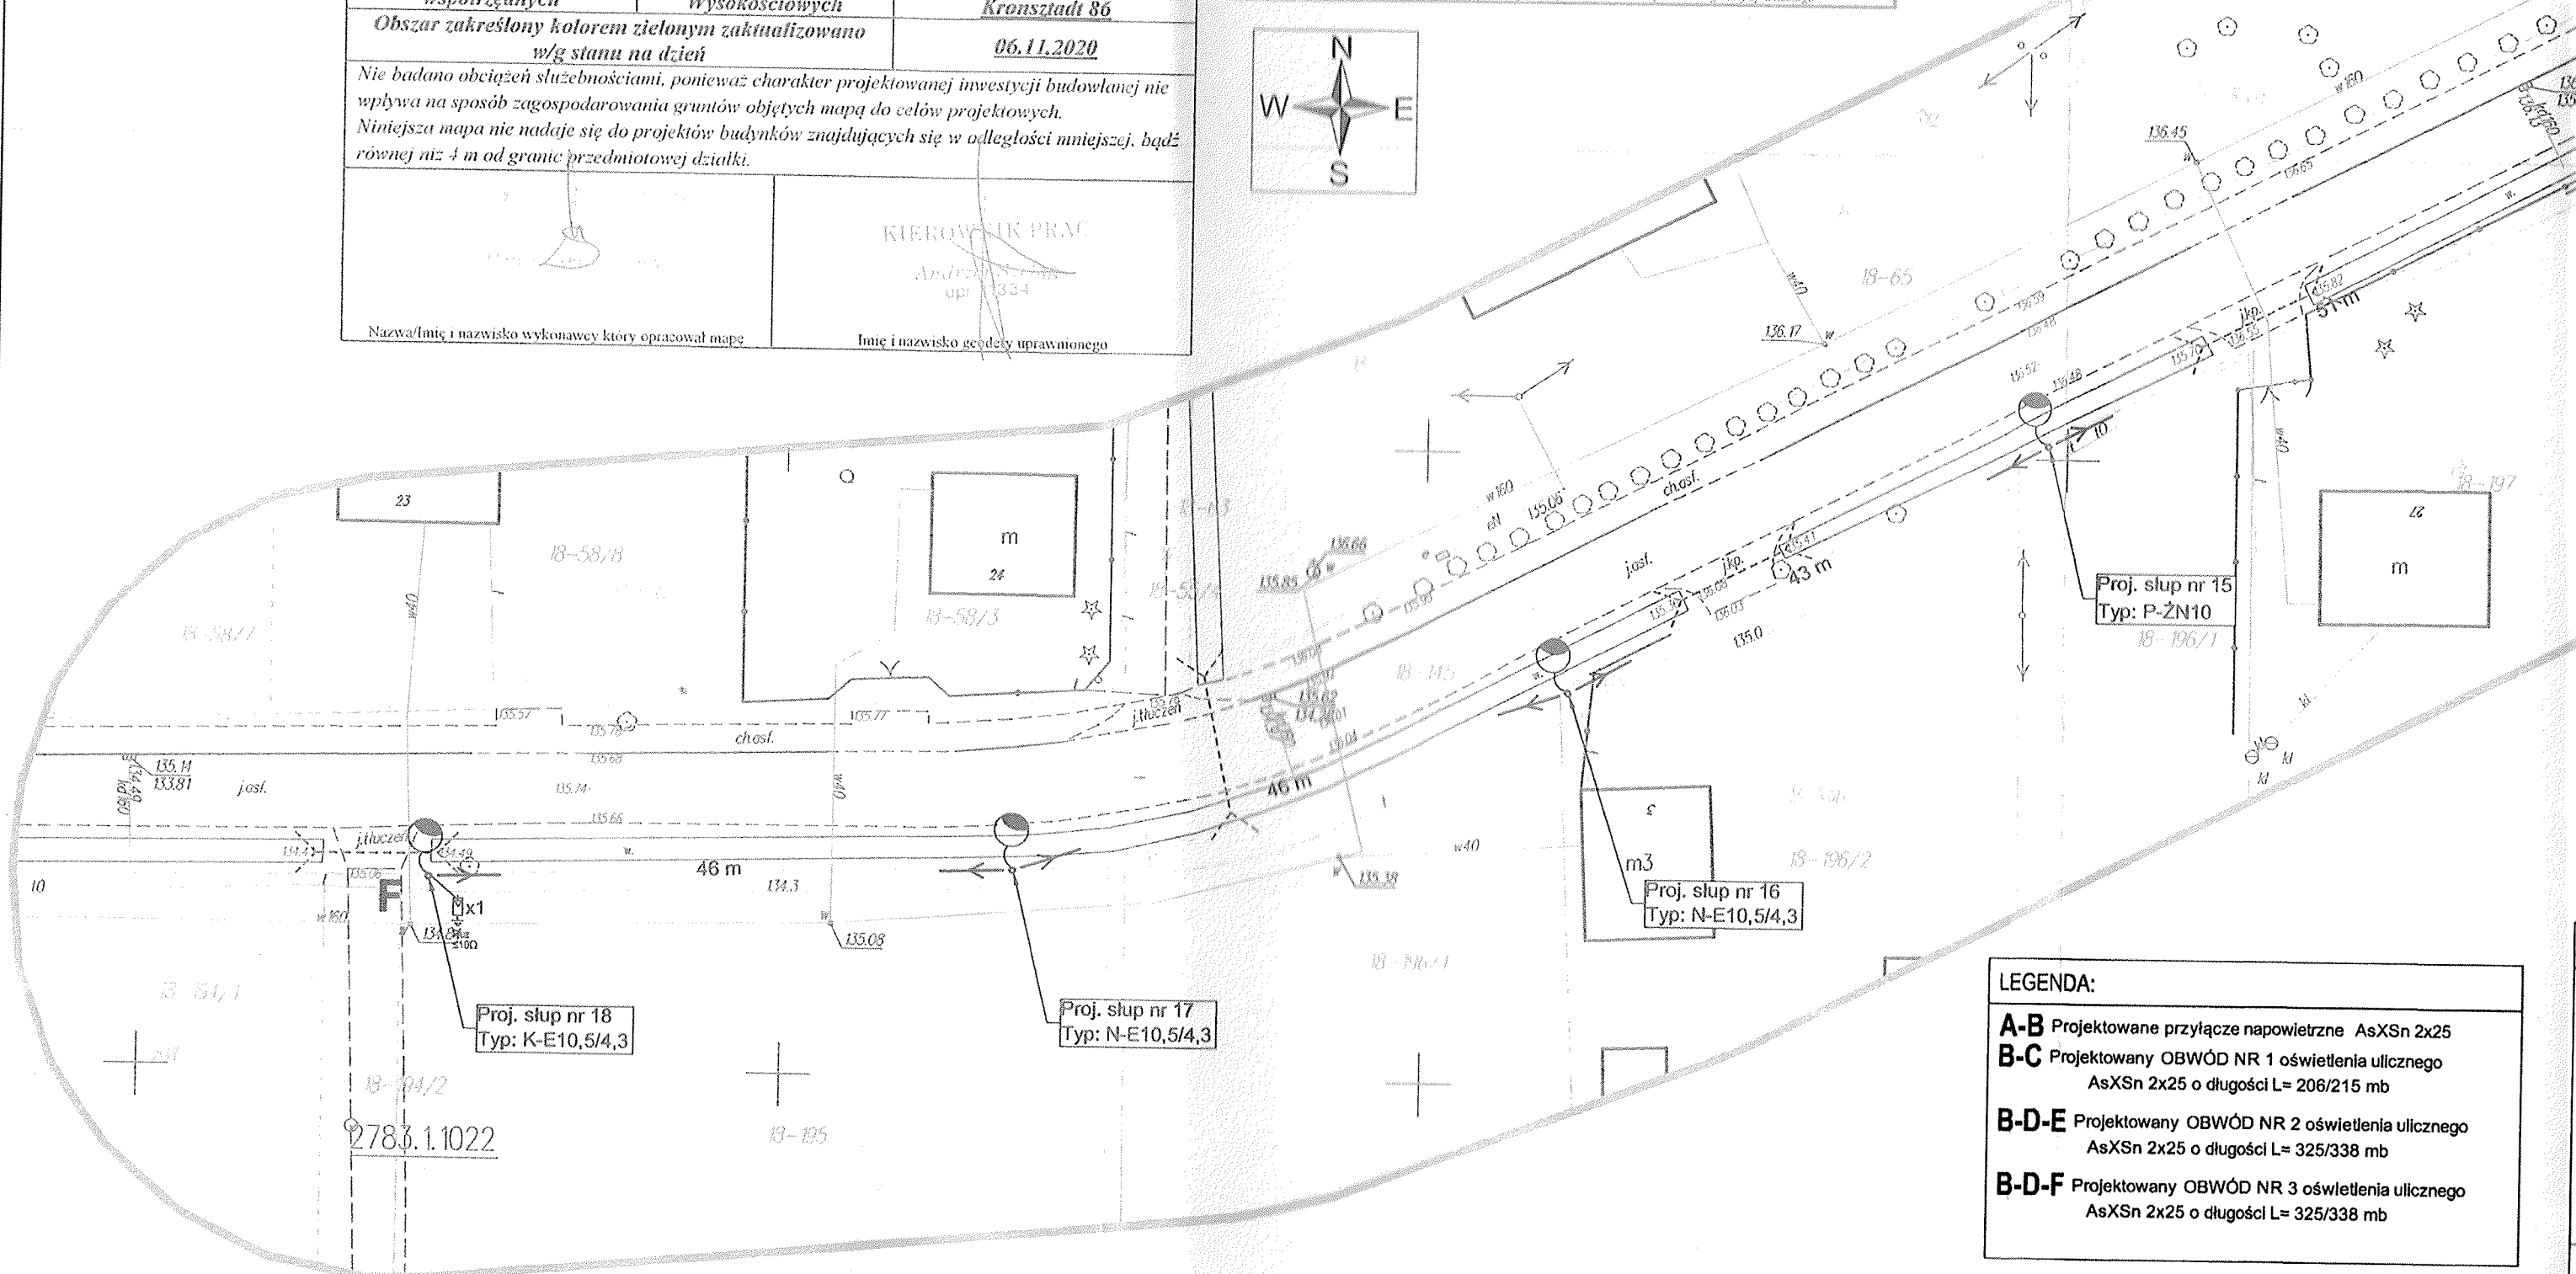

Ark 1 z 3


Oznaczenie kancelaryjne zgłoszonej pracy geodezyjnej		G.6640.1684.2020
Obiekt		działki nr 145, 68
Jednostka ewidencyjna	Identyfikator	142907 2
	Nazwa	Sabnie
Obręb ewidencyjny	Identyfikator	0018
	Nazwa	Stasin
Skala mapy		1:500
Nazwa układu współrzędnych	Prostokątnych płaskich	2000/7
	Wysokościowych	Kronsztadt 86
Obszar zakreślony kolorem zielonym zaktualizowano w/g stanu na dzień		06.11.2020
Nie badano obciążeń służebnościami, ponieważ charakter projektowanej inwestycji budowlanej nie wpływa na sposób zagospodarowania gruntów objętych mapą do celów projektowych. Niniejsza mapa nie nadaje się do projektów budynków znajdujących się w odległości mniejszej, bądź równej niż 4 m od granic przedmiotowej działki.		
		
Nazwa/Imię i nazwisko wykonawcy który opracował mapę		Imię i nazwisko geodety uprawnionego

1891-1892

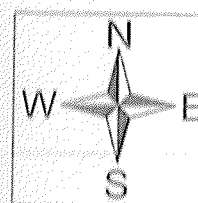

LEGENDA:

- A-B** Projektowane przyłącze napowietrzne AsXS_n 2x25
B-C Projektowany OBWÓD NR 1 oświetlenia ulicznego
 AsXS_n 2x25 o długości L= 206/215 mb
B-D-E Projektowany OBWÓD NR 2 oświetlenia ulicznego
 AsXS_n 2x25 o długości L= 325/338 mb
B-D-F Projektowany OBWÓD NR 3 oświetlenia ulicznego
 AsXS_n 2x25 o długości L= 325/338 mb

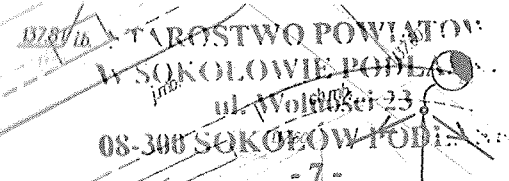

Proj. skup nr 13
Typ: P-2N10

Proj. slup nr 14
Typ: P-ŽN10

Proj. stup nr 1
Typ: P-ŽN10
18-196/1

Proj. słup nr 16
Typ: N-E10,5/4,3

ZGŁOSZENIE
z dnia 02.02.2021
SyB. 6743 33 2021

POTWIERDZAM
ZGODNOŚĆ Z ORYGINAŁEM

Elekttryk Maciej Czech
 Instalacje do projektowania
 i montażu: siłowni, rozdzielni, szaf sterowniczych
 i pomiarowych, instalacji elektrycznych
 i elektroenergetycznych
 tel. 071 / 6024 / 6066, 6068

OZNACZENIA:	
	Projektowana oprawa oświetleniowa LED 50W, wysięgnik 1m oprawa nad przewodami
	Istniej. linia napowietrzna oFI 0,4kV - linia komunalna
	Proj. przewód napowietrzny ośw. ulicznego AaXSn 2x25
	Ogranicznik przepięć 1 szt. < 0,6kV/10kA + uzziemienie
L-1, L-2...L-18 nr oprawy oświetleniowej	
	kolor
	Projektowane urządzenia
	kolor
	Istniejące urządzenia

Stadium	PROJEKT BUDOWLANY	Branża	ELEKTRYCZNA
Nazwa opracowania	Budowa przyłącza napowietrznego niskiego napięcia oświetlenia ulicznego w miejscowości Stasin, gm. Sabnie		
Adres budowy	m. Stasin, gm. Sabnie województwo: mazowieckie		
Rysunek nr 1	Projekt zagospodarowania terenu - Arkusz nr 123 Skala 1:500		
INWESTOR	Gmina Sabnie ul. Główna 73, 08-331 Sabnie		
Pracownia	P.H.U. MADO Andrzej Mróz, 08-330 Kosów Lacki, ul. Leśna 3		
Projektant	MACIEJ CZECH upr. bud. nr PDL/0074/POOE/09		
Współpraca	Andrzej Mróz, Marcin Mróz, Łukasz Mróz		
Data	Grudzień 2020 r.		